


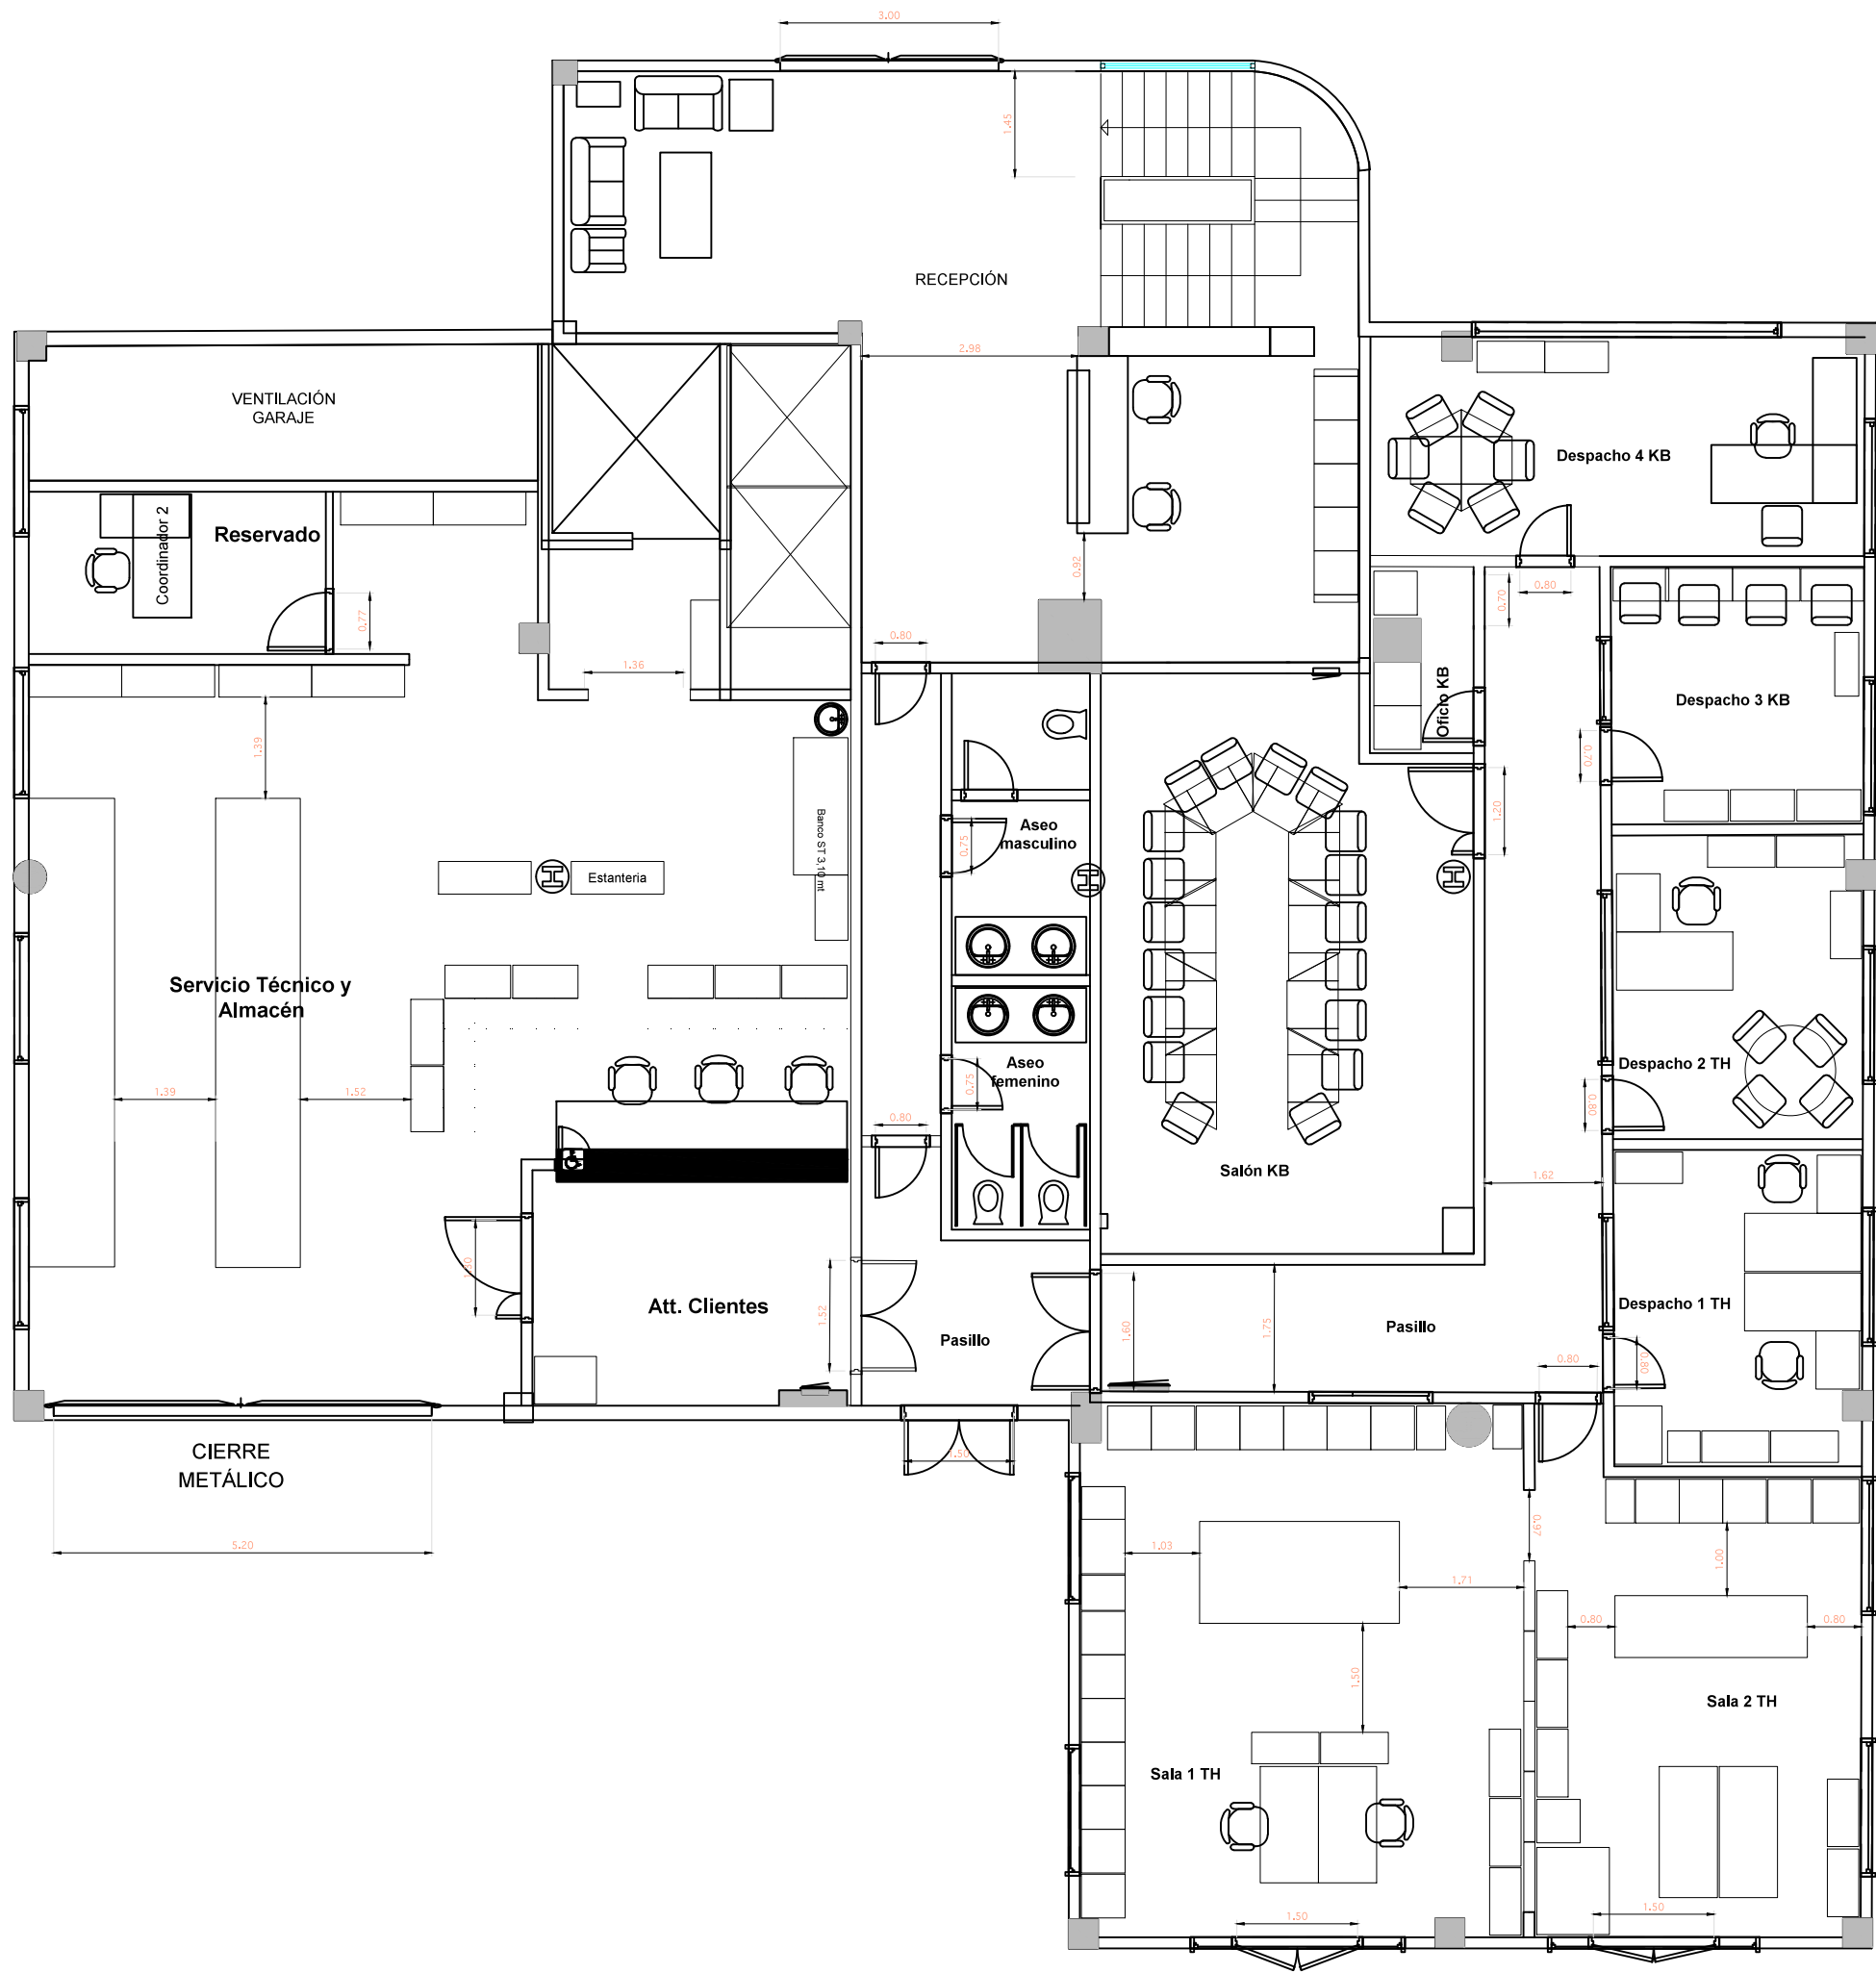

TITULAR:

ACTIVIDAD:
CENTRO DE PROCESO DE DATOS

SITUACION:
AV. ARROYO DEL SANTO, 7

PLANO:
**PLANTA BAJA
DISTRIBUCIÓN, USOS Y COTAS**


NUMERO DE PLANO:
02

FECHA: MARZO 2.017 ESCALA: 1/100


PROYECTO N° 1517

EL TITULAR:

El Ingeniero industrial

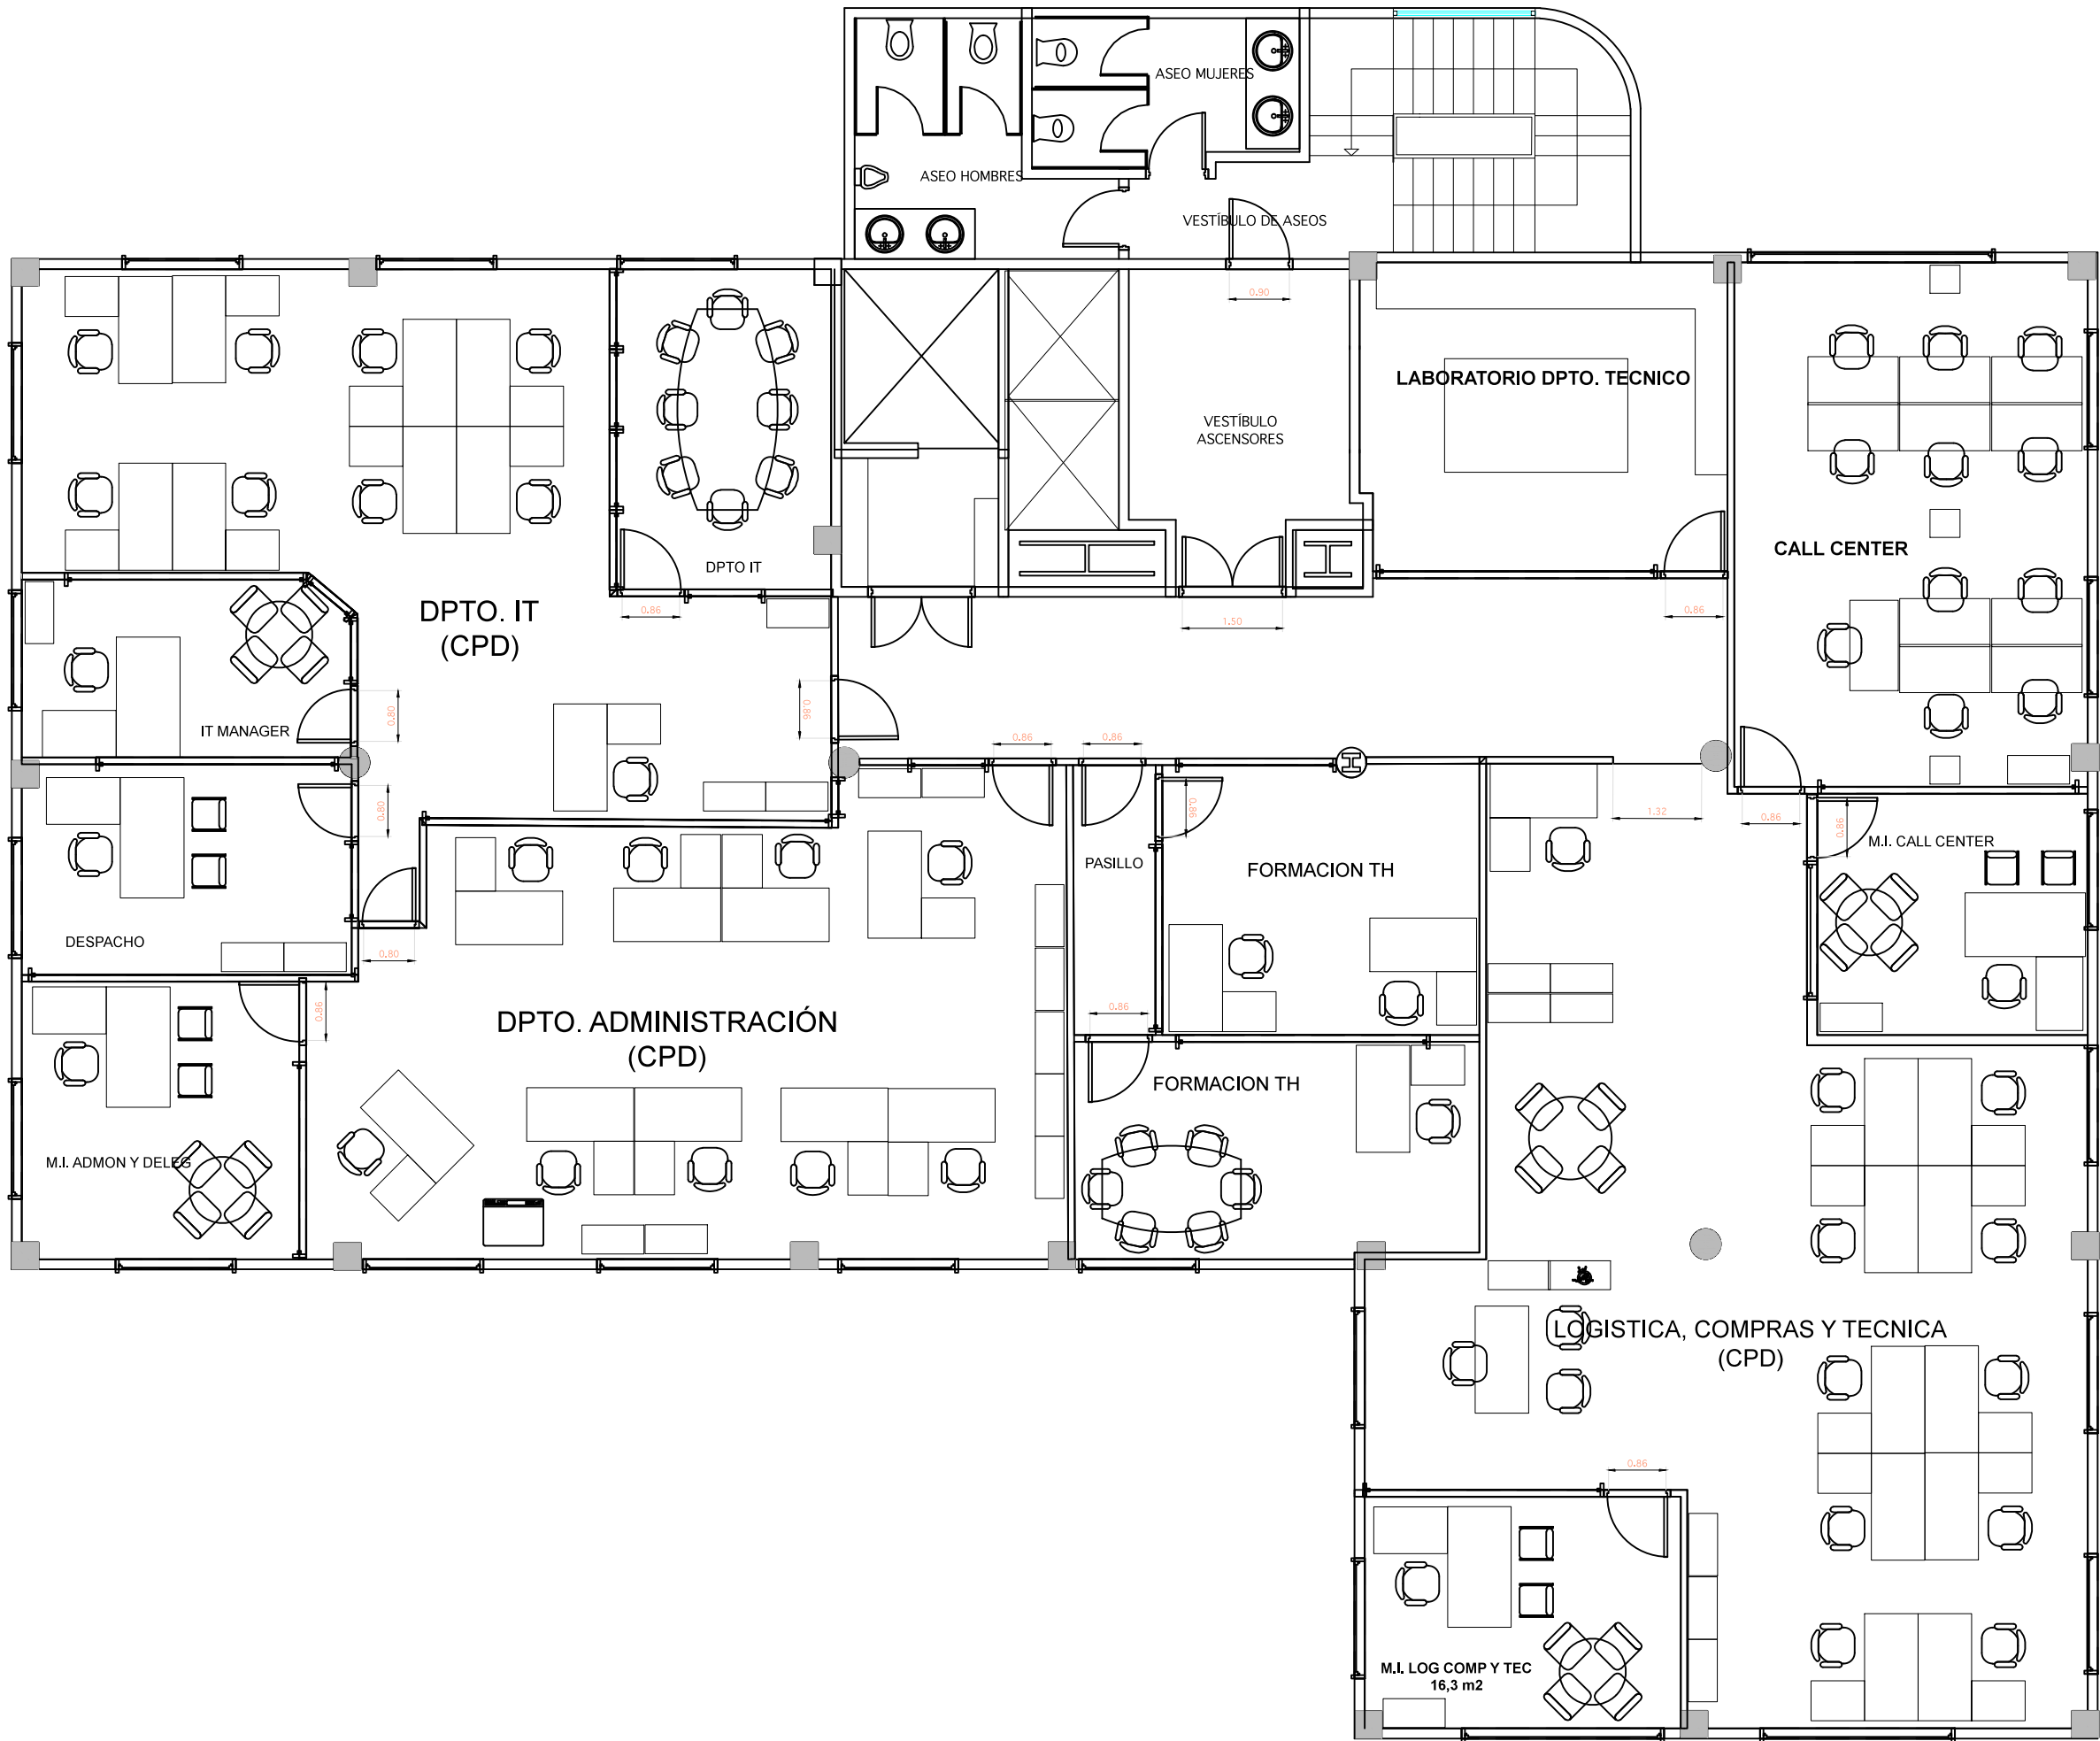

TITULAR:	
ACTIVIDAD: CENTRO DE PROCESO DE DATOS	
SITUACION: AV. ARROYO DEL SANTO, 7	
PLANO: PLANTA PRIMERA DISTRIBUCIÓN, USOS Y COTAS	
NUMERO DE PLANO: 03	
FECHA: MARZO 2.017	ESCALA: 1/100
PROYECTO N° 1517	
EL TITULAR:	
El Ingeniero industrial	

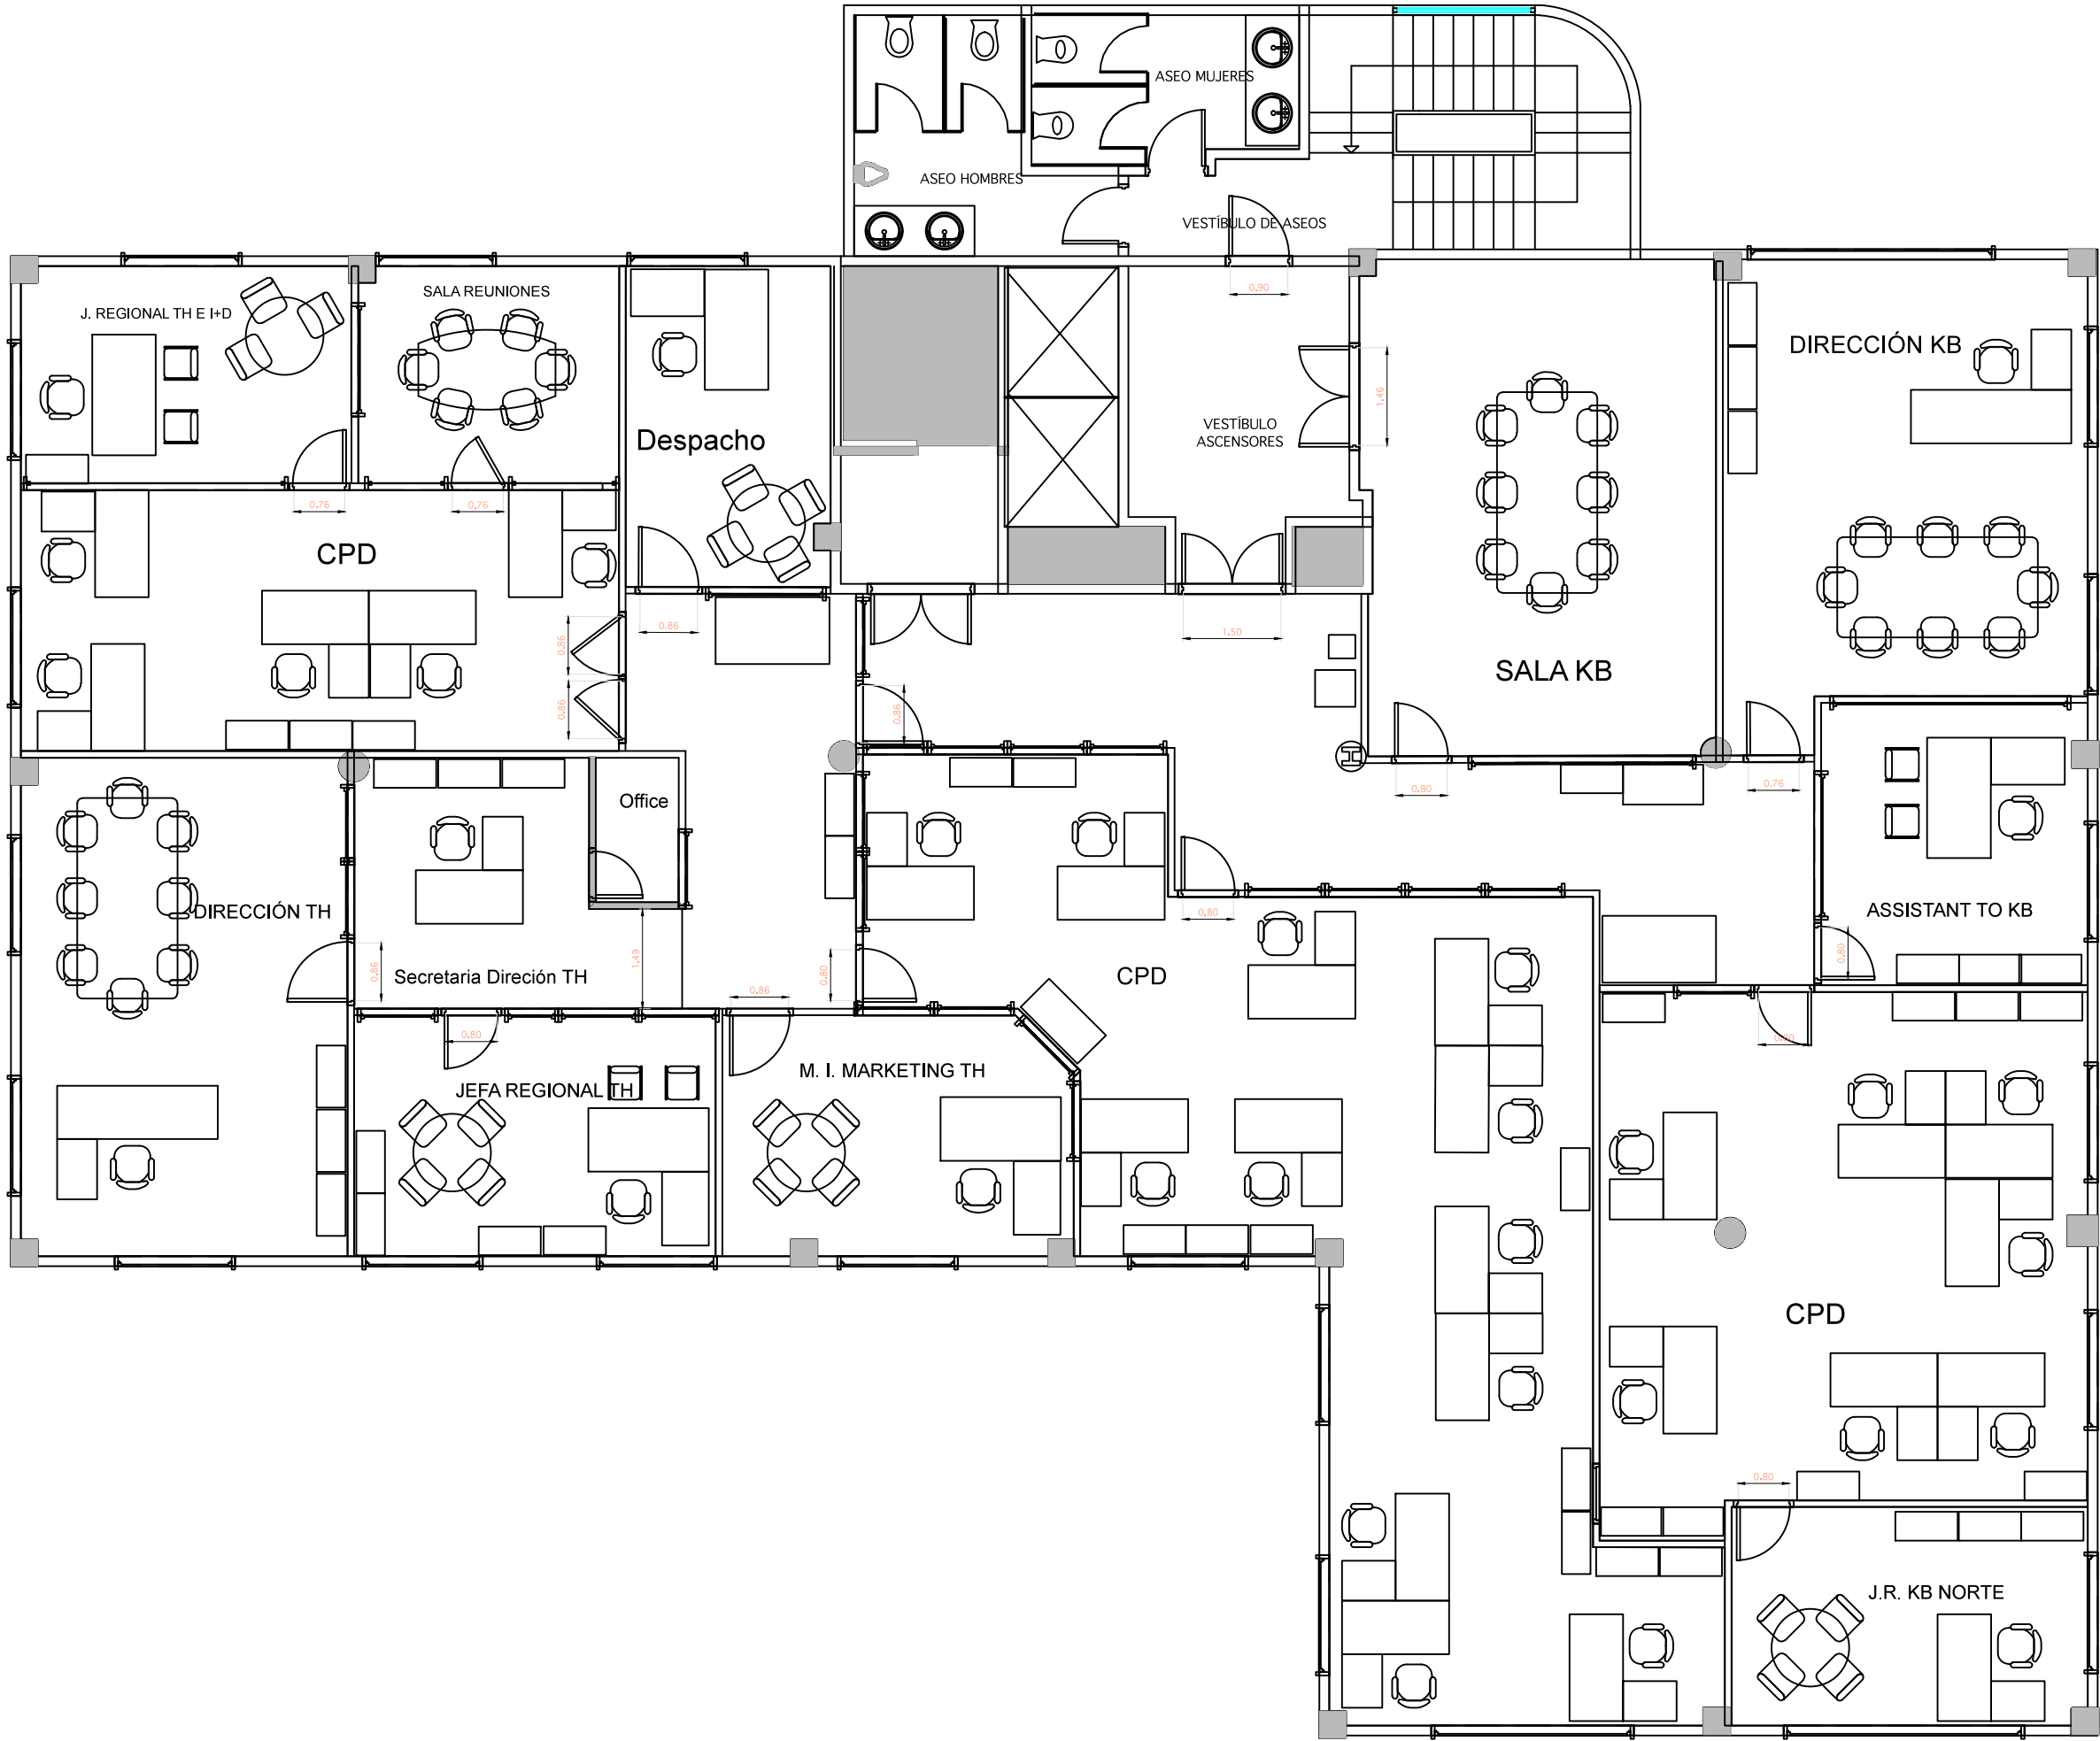

TITULAR:

ACTIVIDAD:
CENTRO DE PROCESO DE DATOS

SITUACION:
AV. ARROYO DEL SANTO, 7

PLANO:
**PLANTA TERCERA
DISTRIBUCIÓN, USOS Y COTAS**


NUMERO DE PLANO:
05

FECHA: MARZO 2,017 ESCALA: 1/100

PROYECTO N° 1517

EL TITULAR:

El Ingeniero industrial

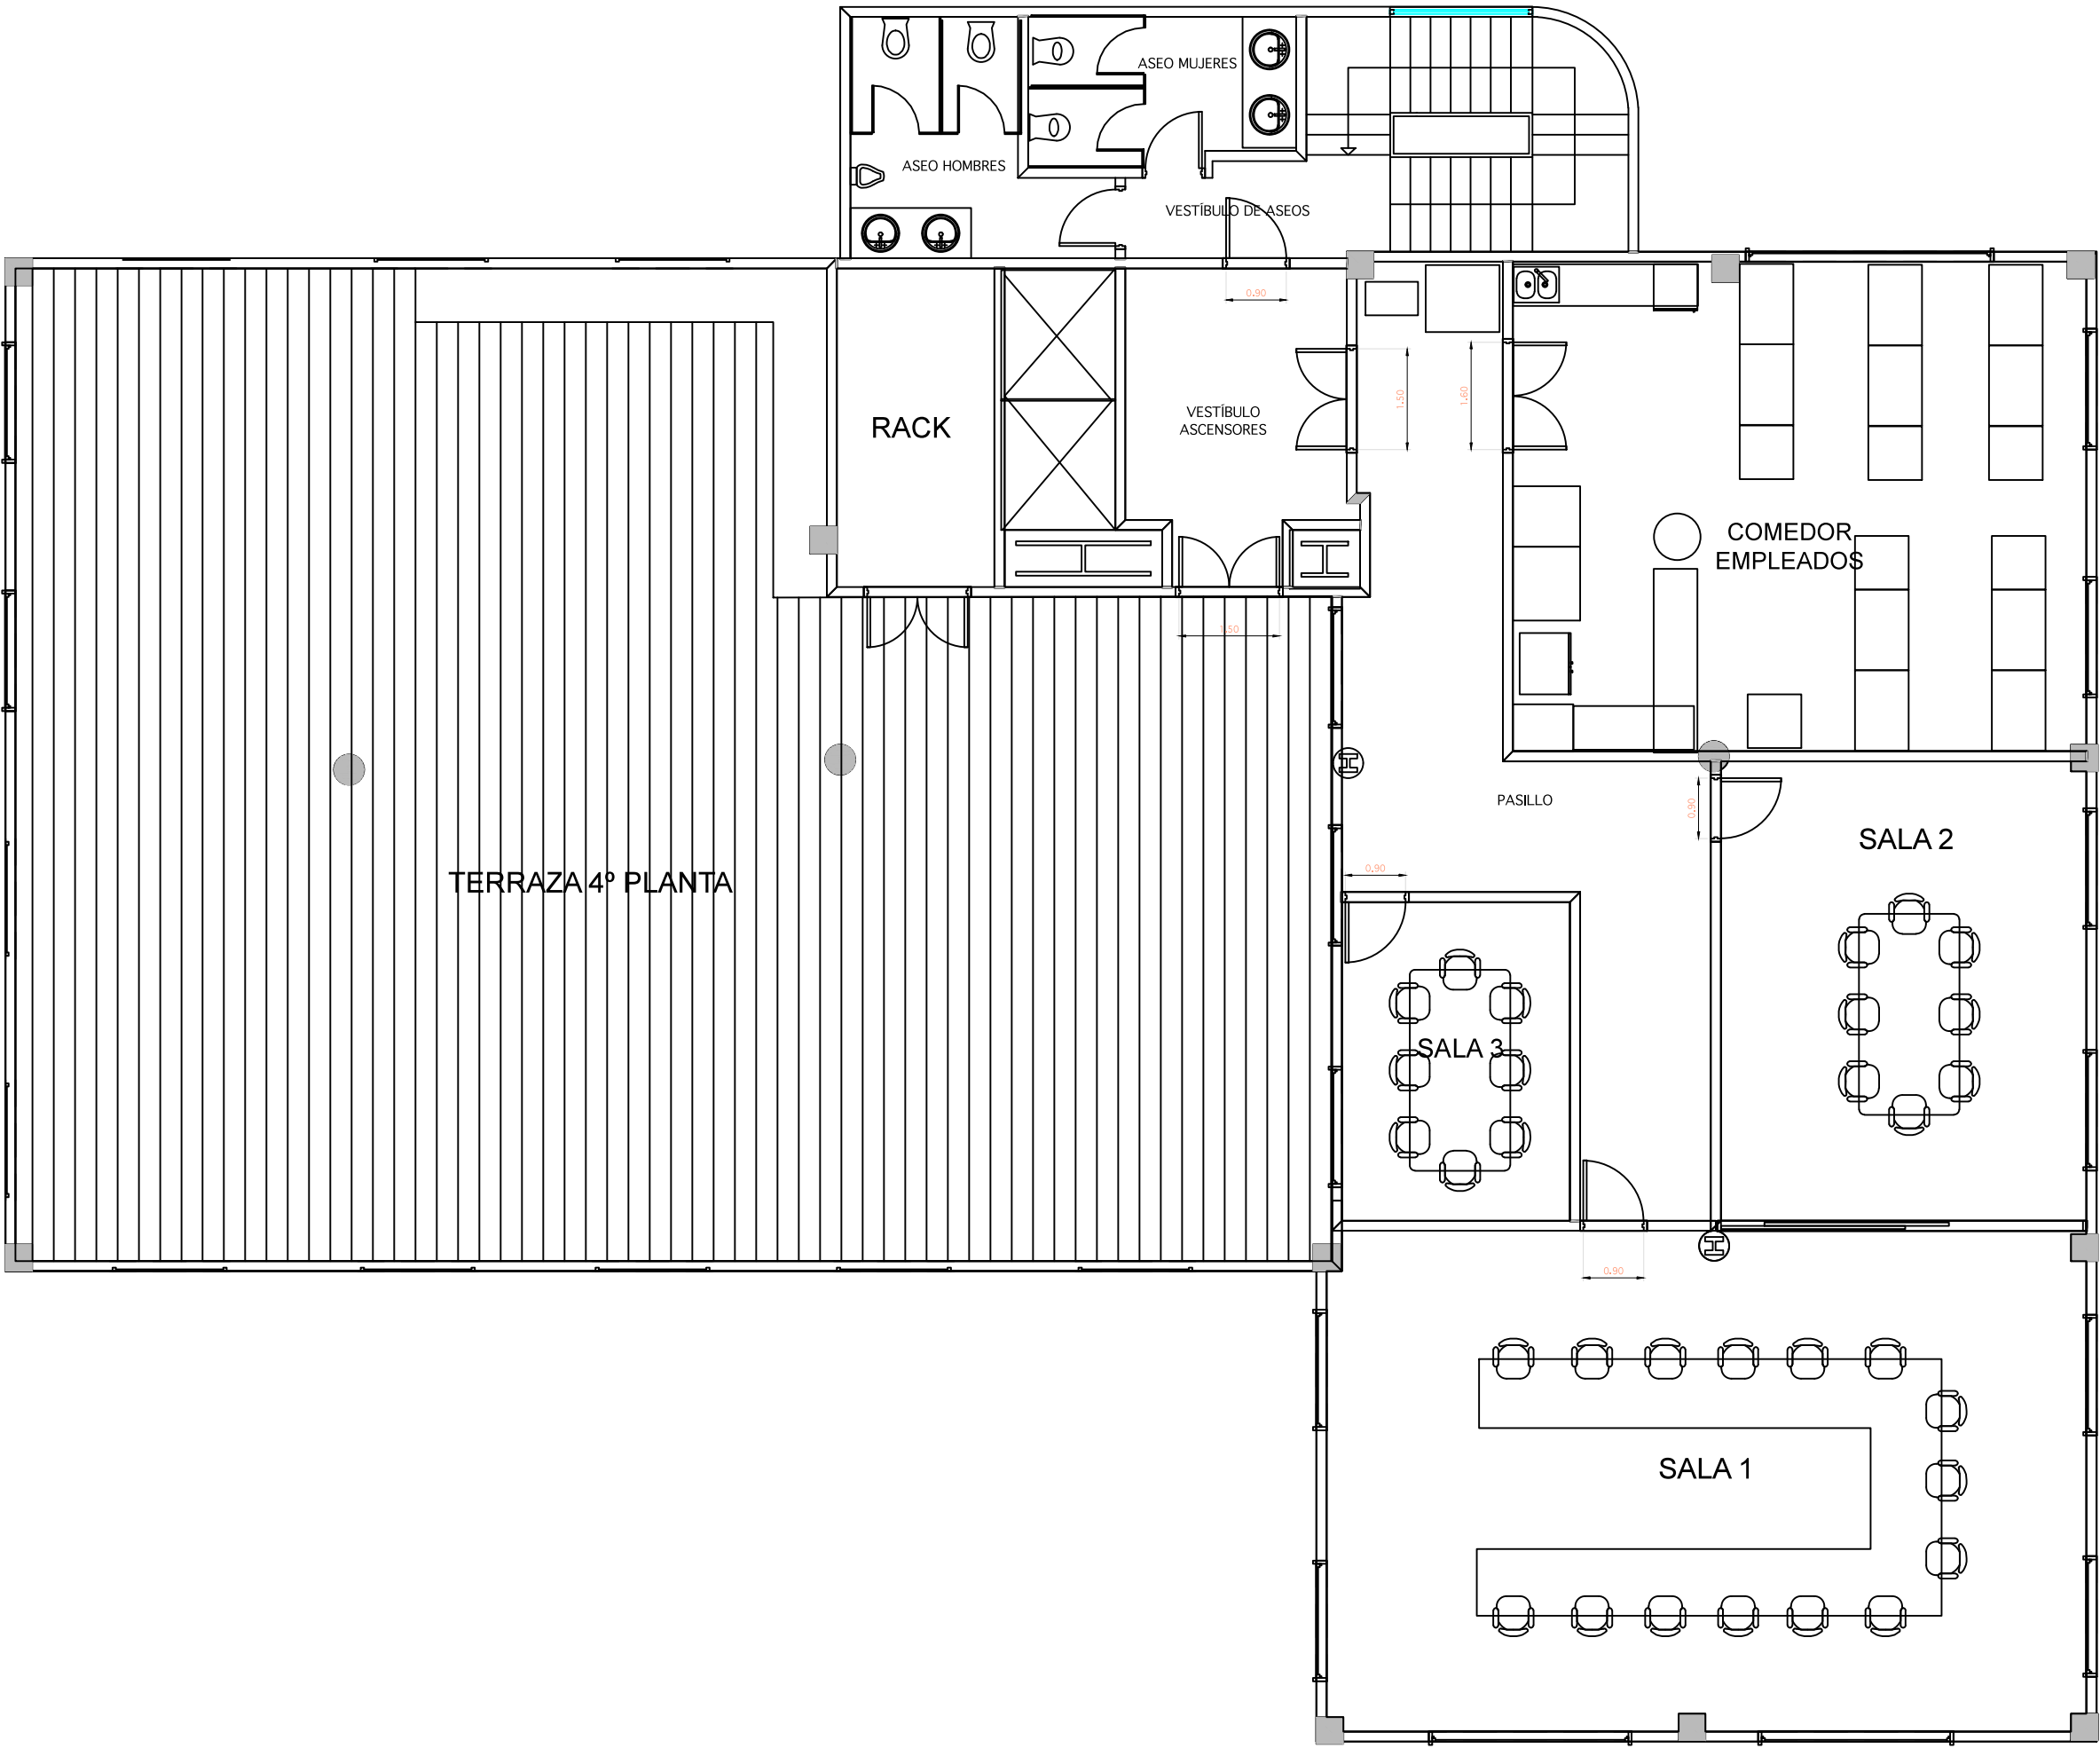

TITULAR:

ACTIVIDAD:
CENTRO DE PROCESO DE DATOS

SITUACION:
AV. ARROYO DEL SANTO, 7

PLANO:
PLANTA CUARTA
DISTRIBUCIÓN, USOS Y COTAS


NUMERO DE PLANO:
06

FECHA: MARZO 2.017 ESCALA: 1/100

PROYECTO N° 1517

EL TITULAR:

El Ingeniero industrial

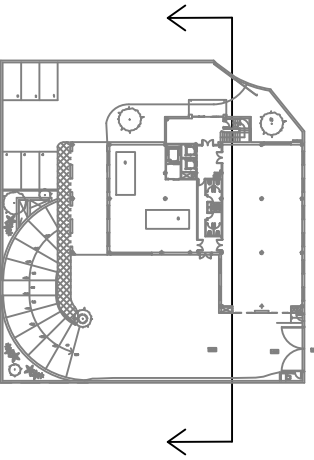

TITULAR:

ACTIVIDAD:
CENTRO DE PROCESO DE DATOS

SITUACION:
AV. ARROYO DEL SANTO, 7

PLANO:
PLANO DE SECCIÓN
ALTURAS

NUMERO DE PLANO:
27

FECHA: MARZO 2,017 ESCALA: 1/100

PROYECTO Nº 1517

EL TITULAR:

El Ingeniero industrial

